


ZESTAWIENIE POWIERZCHNI		
Lp	powierzchnie	powierzchnia użytkowa m ²
1.01	WATROLAP	10,75
1.02	HOL	31,32
1.03	KOMUNIKACJA	20,54
1.04	SALA GŁOŚNA ROBOTY DZIEKNEGO max. 30 osób	67,56
1.05	SALA ZABAW	25,51
1.06	PODRĘCZNY MAGAZYN	9,40
1.07	POKOJ OPEKUNA	13,93
1.08	SANITARIAT	8,66
1.09	POKOJ OPEKUNA	14,87
1.10	WC NP/S/DANUSKI	4,91
1.11	PRZEDSIÓDEK WC	4,70
1.12	WC MĘSKI	10,09
1.13	POKOJ SOCJALNY	5,81
1.14	KOMUNIKACJA	44,09
1.15	KOTŁOWNIA	20,29
1.16	PM. GOSPODARSTW	6,57

1.17	PM. GOSPODARSTW	6,59
1.18	PM. ZAJĘC ROZWOJOWO-REKREACYJNYCH	37,37
1.18A	KOMUNIKACJA	9,48
1.18B	PM. REKREACYJNE	11,97
1.19	SALINA	2,88
1.20	PM. GOSPODARSTW	16,01
1.21	SANITARIAT DANKSI	19,89
1.22	SZATNIA DANKSI	24,39
1.23	SANITARIAT MĘSKI	19,89
1.24	SZATNIA MĘSKA	23,81
1.25	MAGAZYN	11,69
1.26	POMIESZCZENIE PRZEWIEZ. POMOCY	11,58
1.27	POKOJ ZAJĘC ASTRONOMICZNYCH	16,10
1.28	POKOJ PSYCHOLOGA	14,64
1.29	POKOJ ZAJĘC PLASTYCZNYCH	14,31
1.30	SZATNIA PERSONELU	14,01
1.31	PORTIENIA	2,19
1.32	KOMUNIKACJA	3,92
1.33	POMIESZCZENIE TECHNICZNE	9,00
RAZEM		568,82

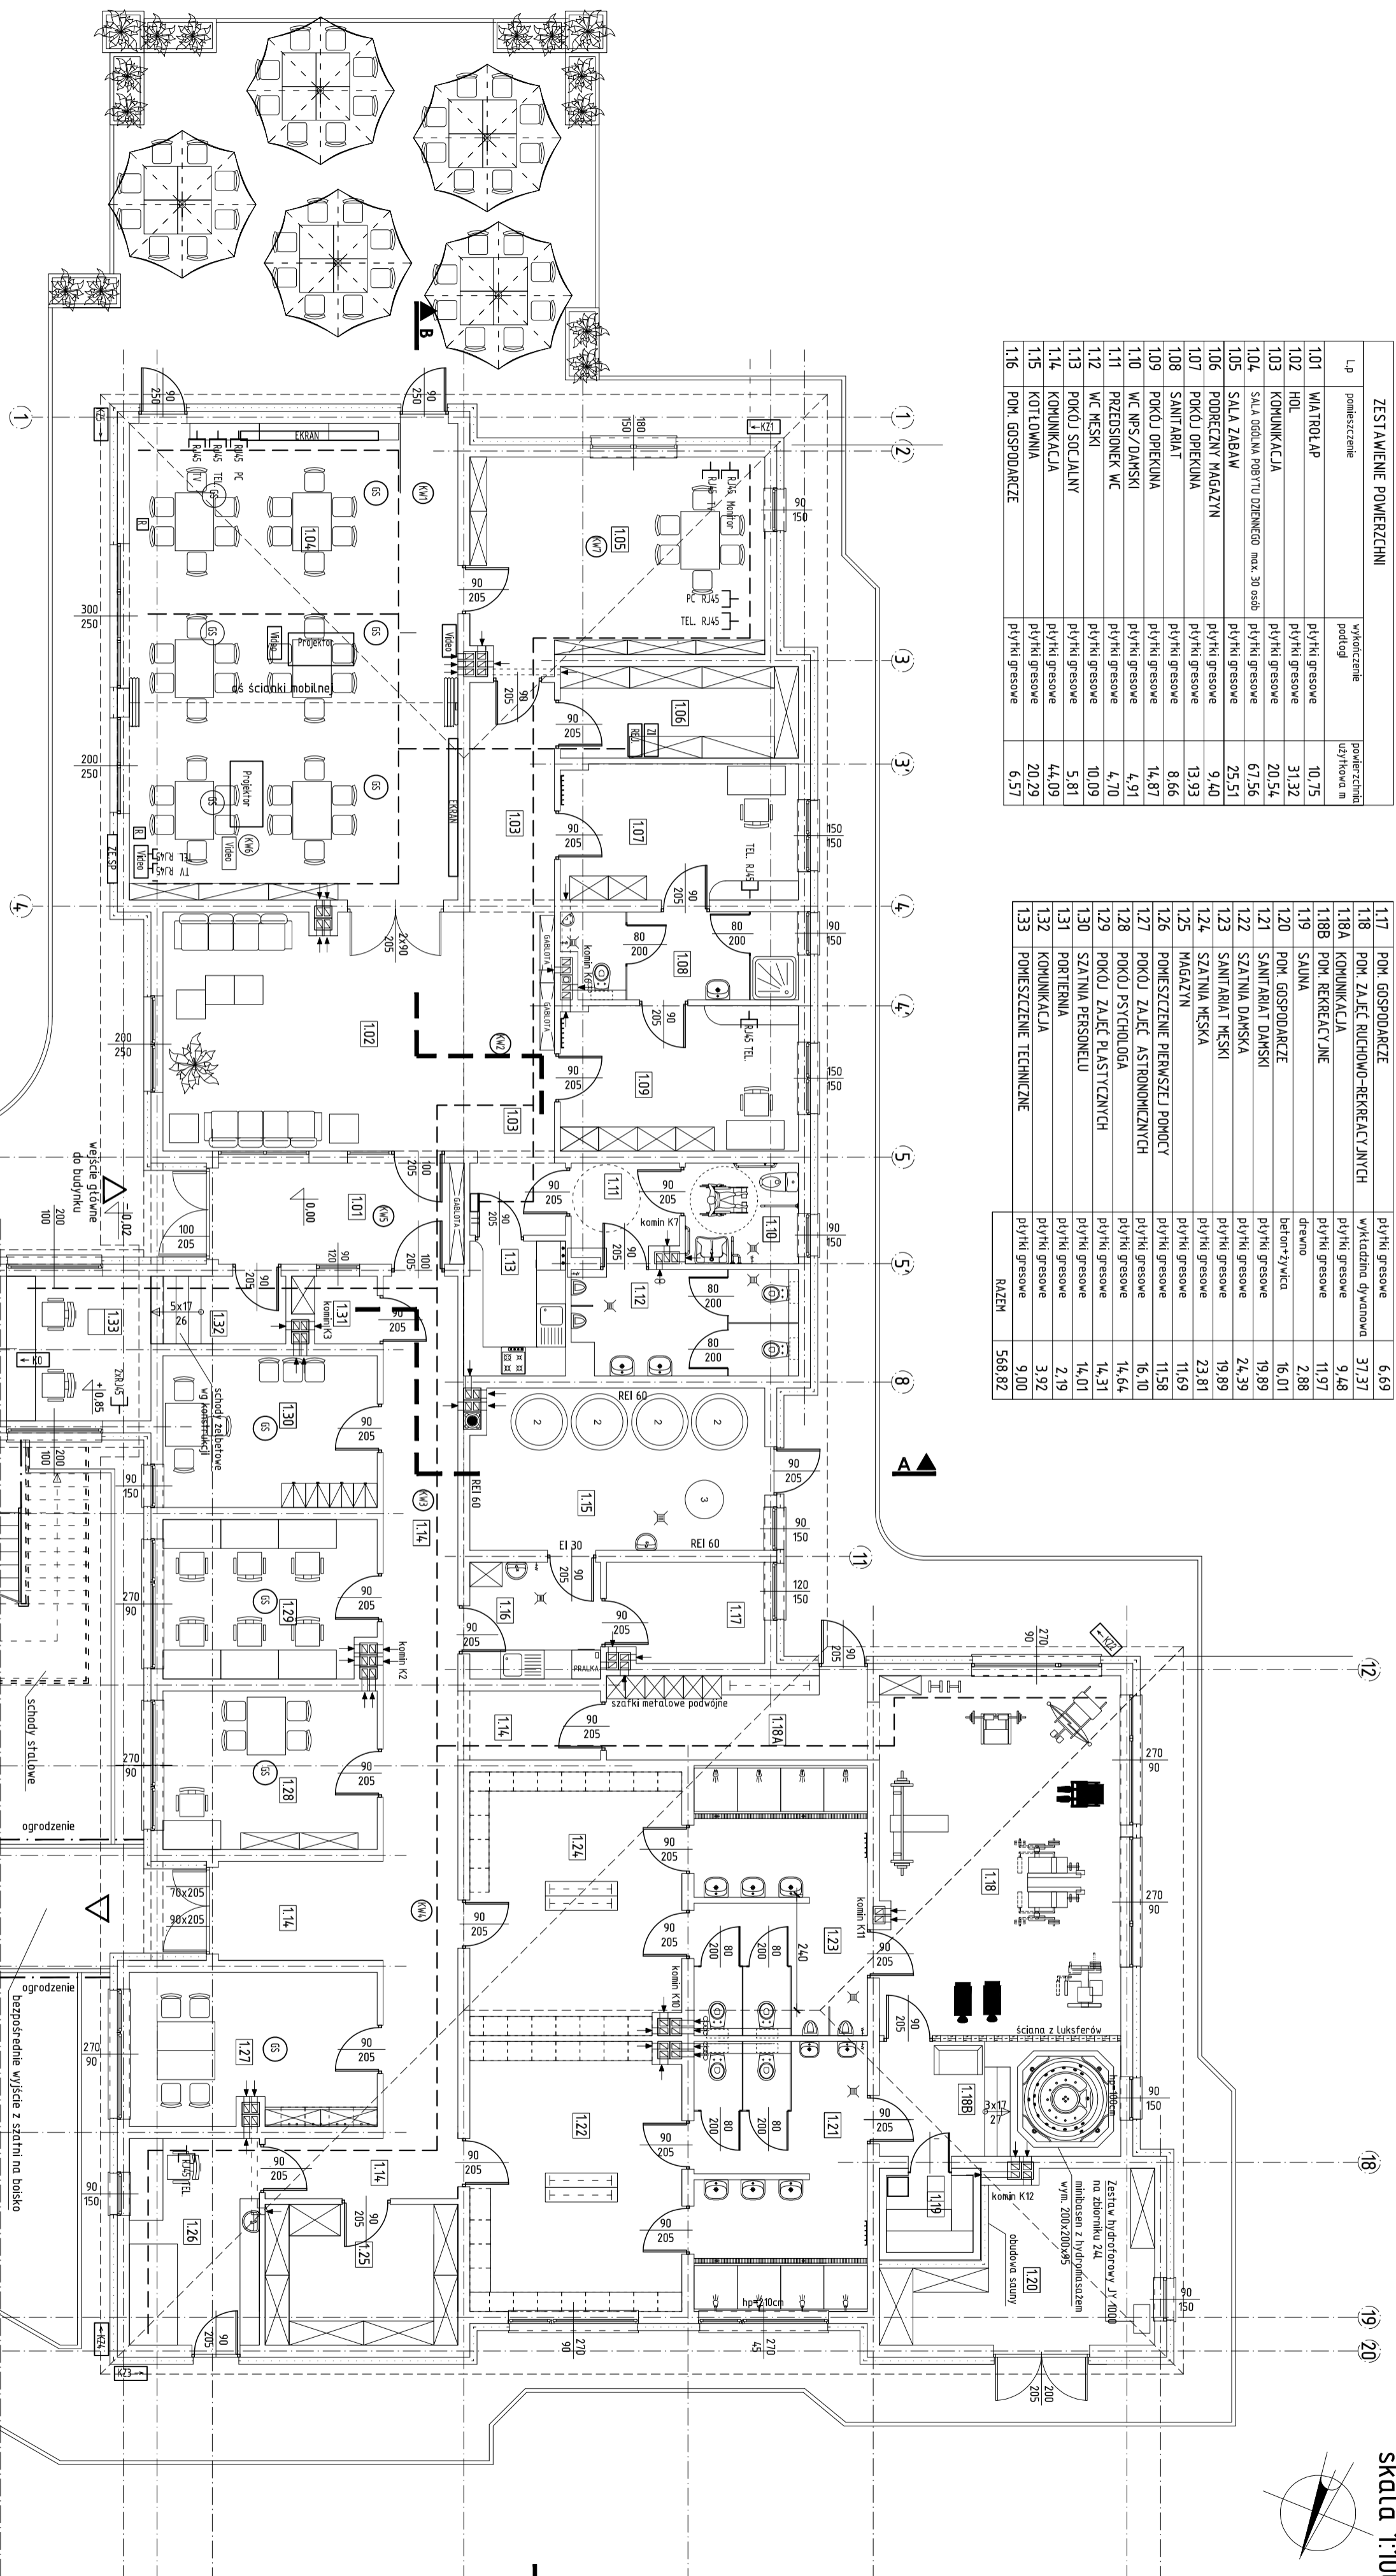

- K10 Kamera obrotowa BCS-SD7036 wraz z kamerą sterującą AI 505
- K15 Kamera kolor AT515 E. Wandaloodporna GSD TVL 2,8 - 12 mm EFFIO Sony
- K17 Kamera kolor VT700E IR 2,8 - 12 mm 700TVL EFFIO Sony
- RE.1 Rejestrator z 16 kanałowy typ BCS DVR1604 HF-L/DVR 1604Q wraz z dyskiem twardej HDD 3TB AV SATA III 700TVL EFFIO Sony
- Z1 Zasilacz impulsowy ZS20CH18 (20 A)
- TT Szałka 10 LCS2 nr ref. 0 462 20 LEGR.
- RL15 Gniazdo RJ45 kat. 6A
- S3 Głośnik sufitowy SW 7, 100V/ 8 ohm
- K11 Korytka kablowe perforowane z blachy 0,5 typ KPR 35H30/3 producent BAKS
- S5 Zestaw gniazd dla projekcji video:
 - Gniazdo DV-H nr ref. 0787 71
 - Gniazdo Jack 3,5 mm nr ref. 0787 64
 - Gniazdo żeńskie HD15 nr ref. 0787 57 wg katalogu Legrand
- P1 Projektor Benq MP615P

PRACOWNIA PROJEKTOWA
 Architektoniczna - Konstrukcyjna
INŻYNIERSKA LUDWIŃSKI
 31-437 Kraków, ul. Słowackiego 303 R/1033
 tel./fax: (0)21 644-01-59

Miasteczko Kraków, ul. Słowackiego 303 R/1033
 tel./fax: (0)21 644-01-59

Projektant: inż. Andrzej Gęrzalik upr. nr 224-ko/72

Właściciel: inż. Halina Konicka upr. nr 1342/288/97

Pracownik: inż. Andrzej Gęrzalik upr. nr 224-ko/72

Instalacja: INSTALACJA TELETECHNICZNA

Adres: MIASTO IGIGNIA POLANIEC UL. RUSZCZAKSKA 27 28-230 POLANIEC

Data: 10/2014

Strona: P.B.

Skala: 1:100

Nr rys.: E-5